



系統図(1) S=1:1,000

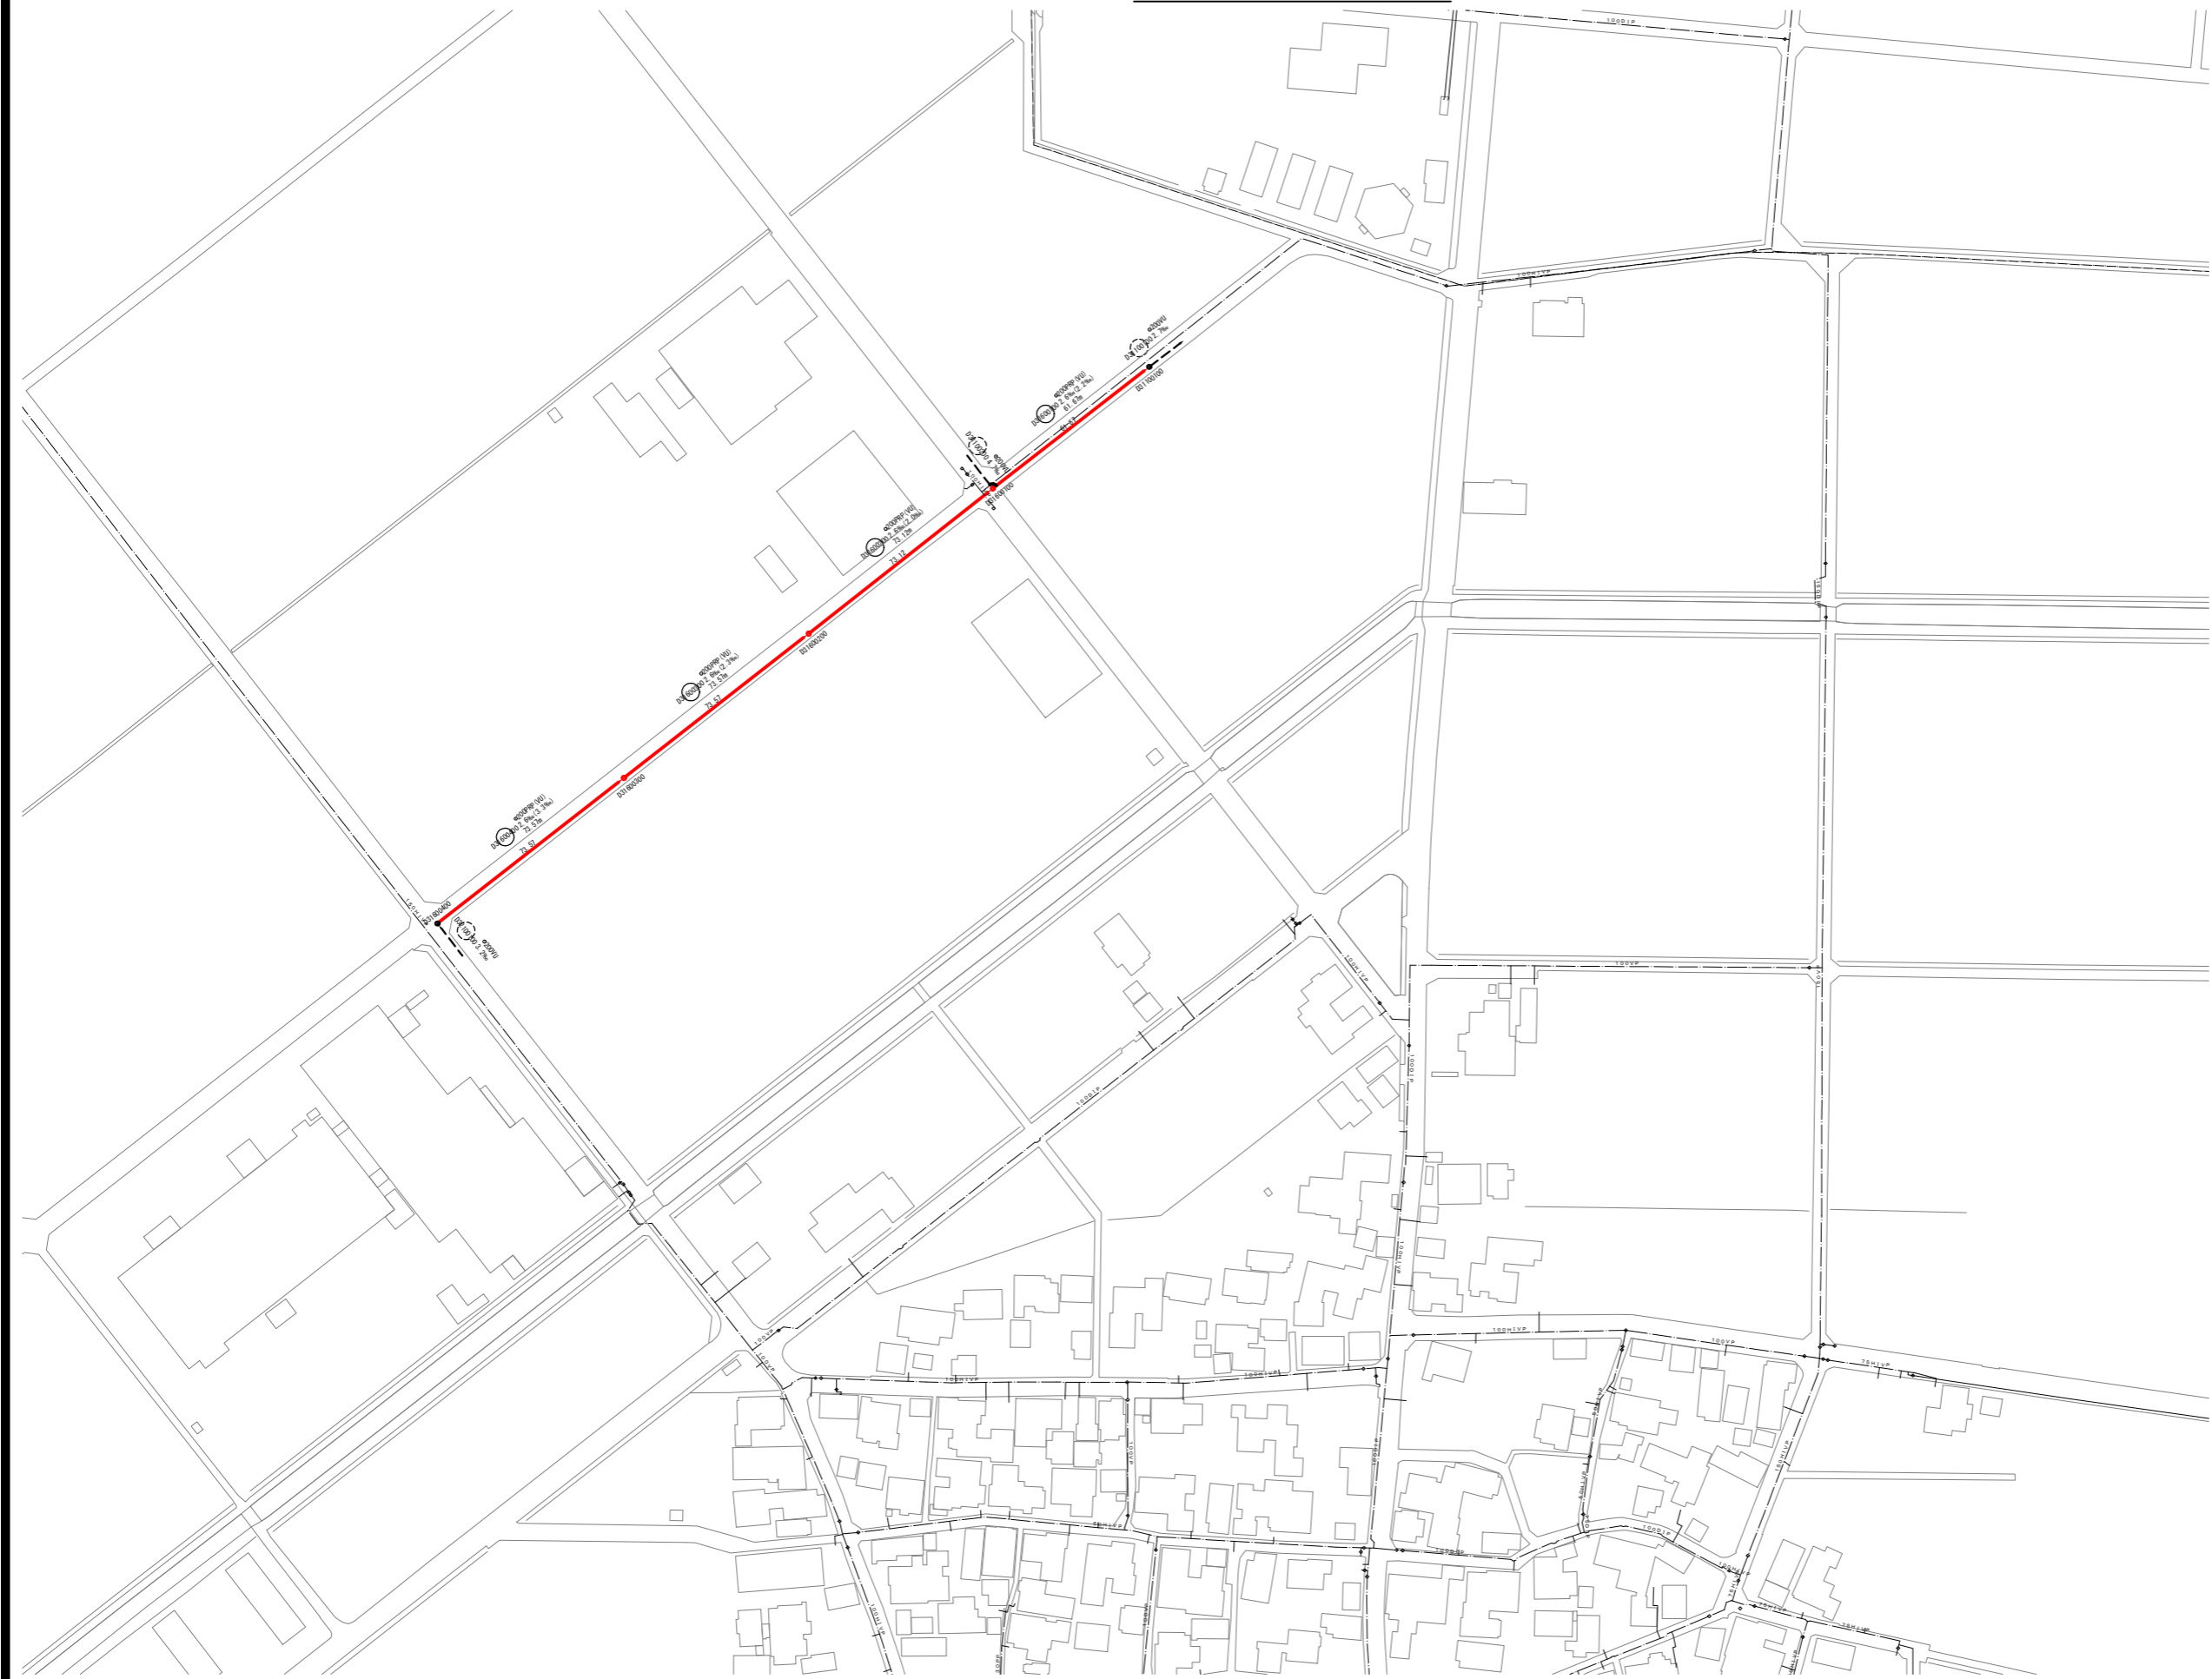


令和 7 年度	
事業名	能美市公共下水道事業
工事名	6災4713号-1 管渠災害復旧工事(中ノ江町1工区)
箇所	能美市 中ノ江町 地内
図名	系統図(1)
縮尺	1:1,000
図面番号	1 / 5 枚の内
能 美 市	

系統図(2) S=1:1,000

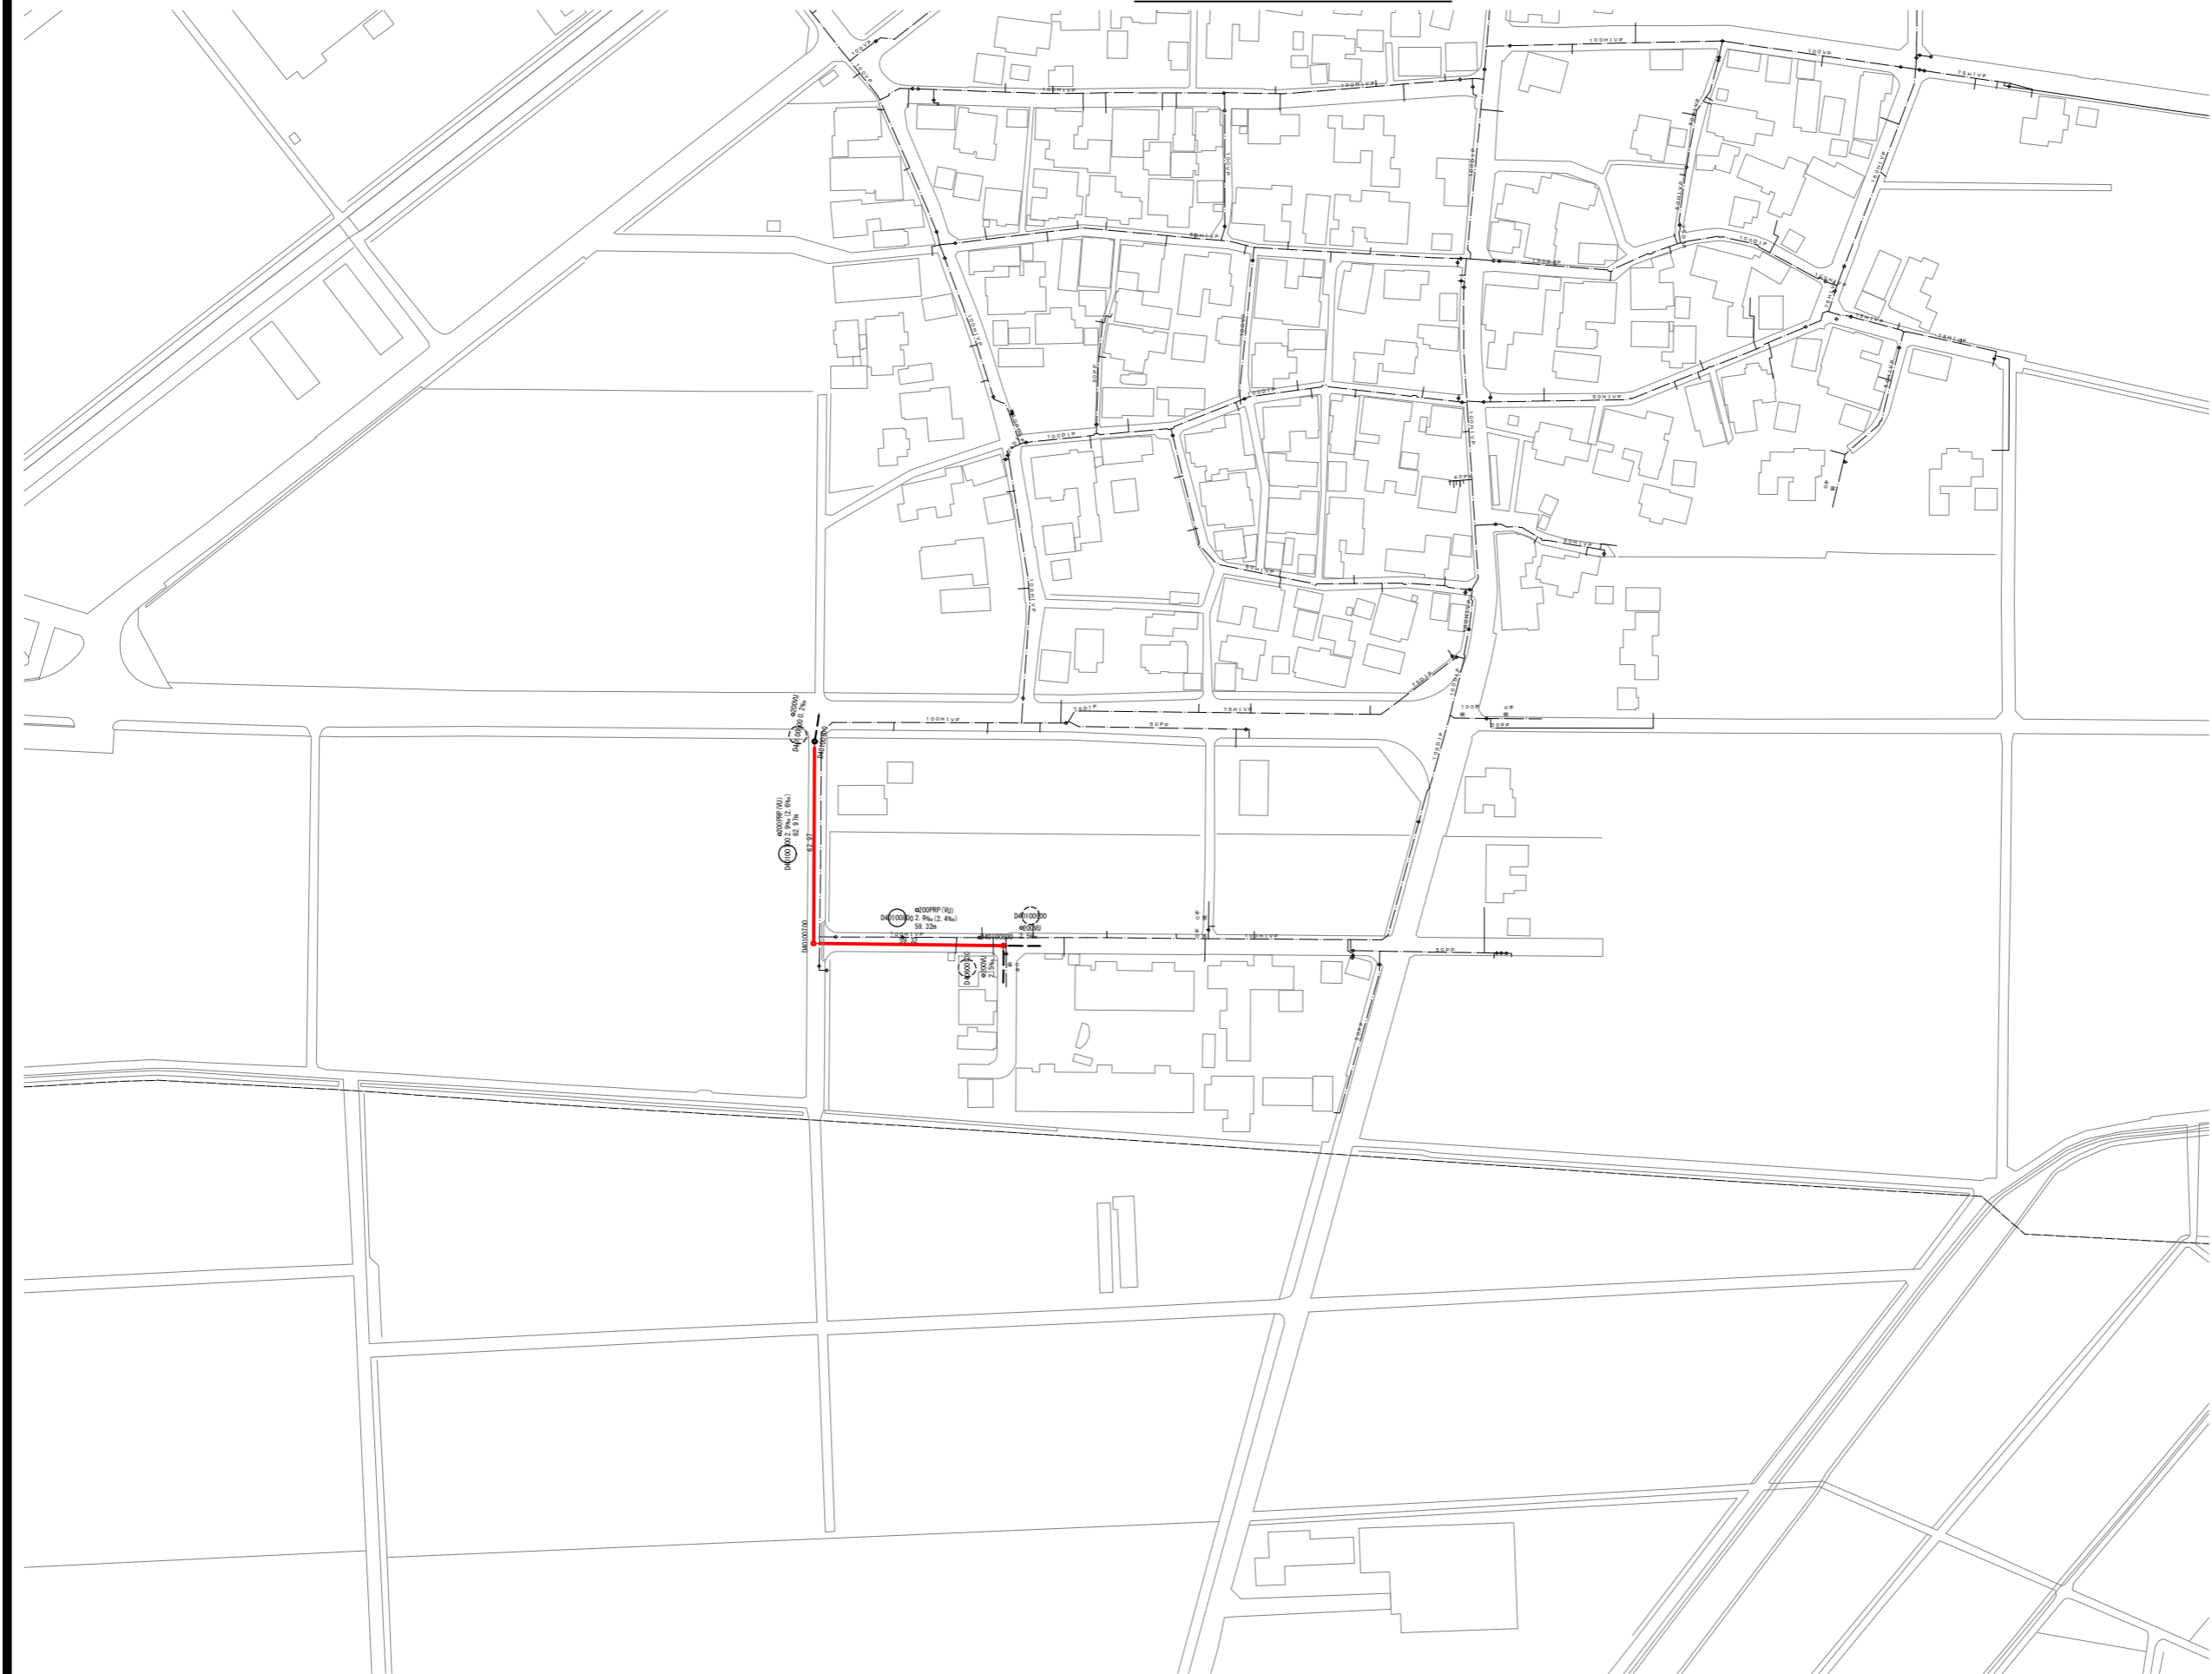


令和 7 年度	
事業名	能美市公共下水道事業
工事名	6災4713号-1 管渠災害復旧工事(中ノ江町1工区)
箇所	能美市 中ノ江町 地内
図名	系統図(2)
縮尺	1:1,000
図面番号	2 / 5 枚の内
能 美 市	

平面図 S=1:500

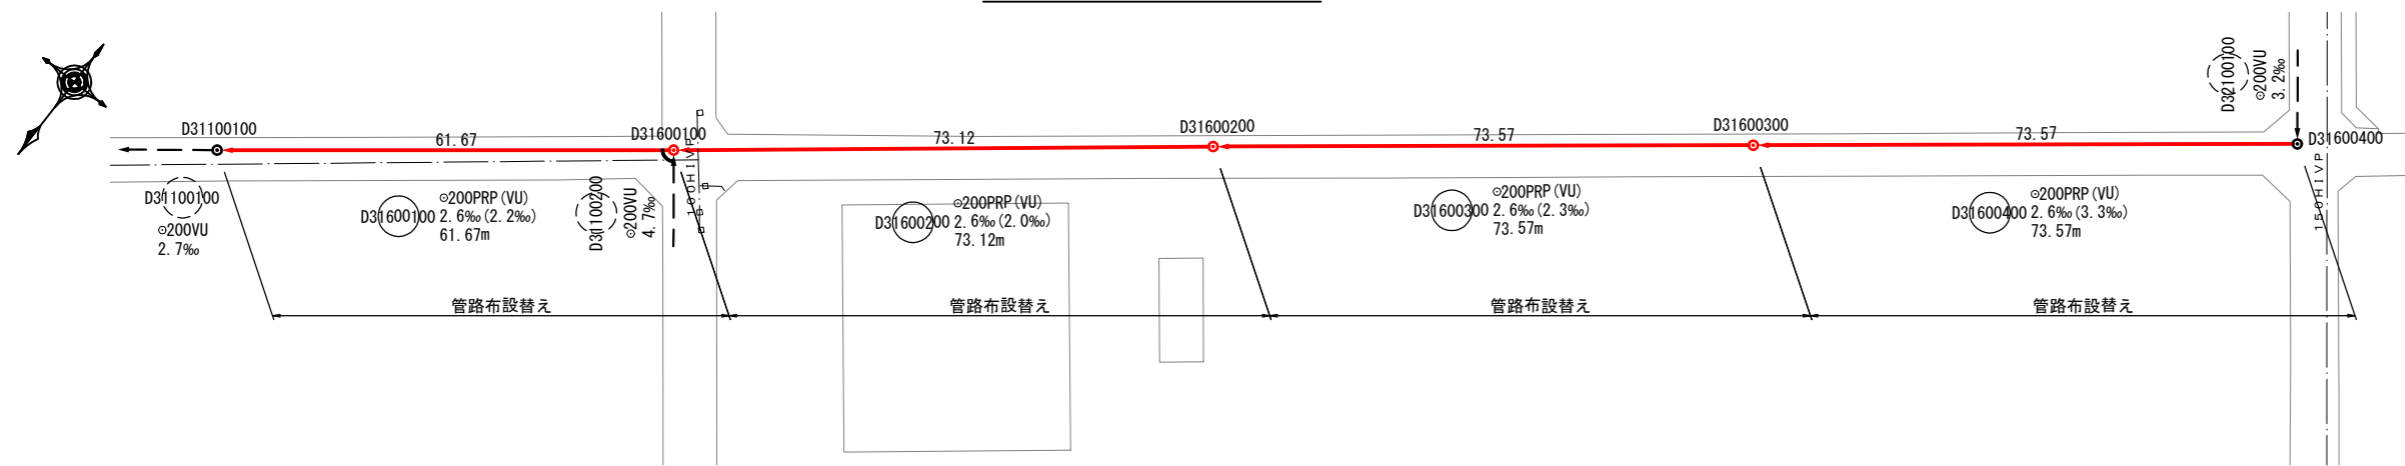


縦断面図 V=1:100
H=1:500

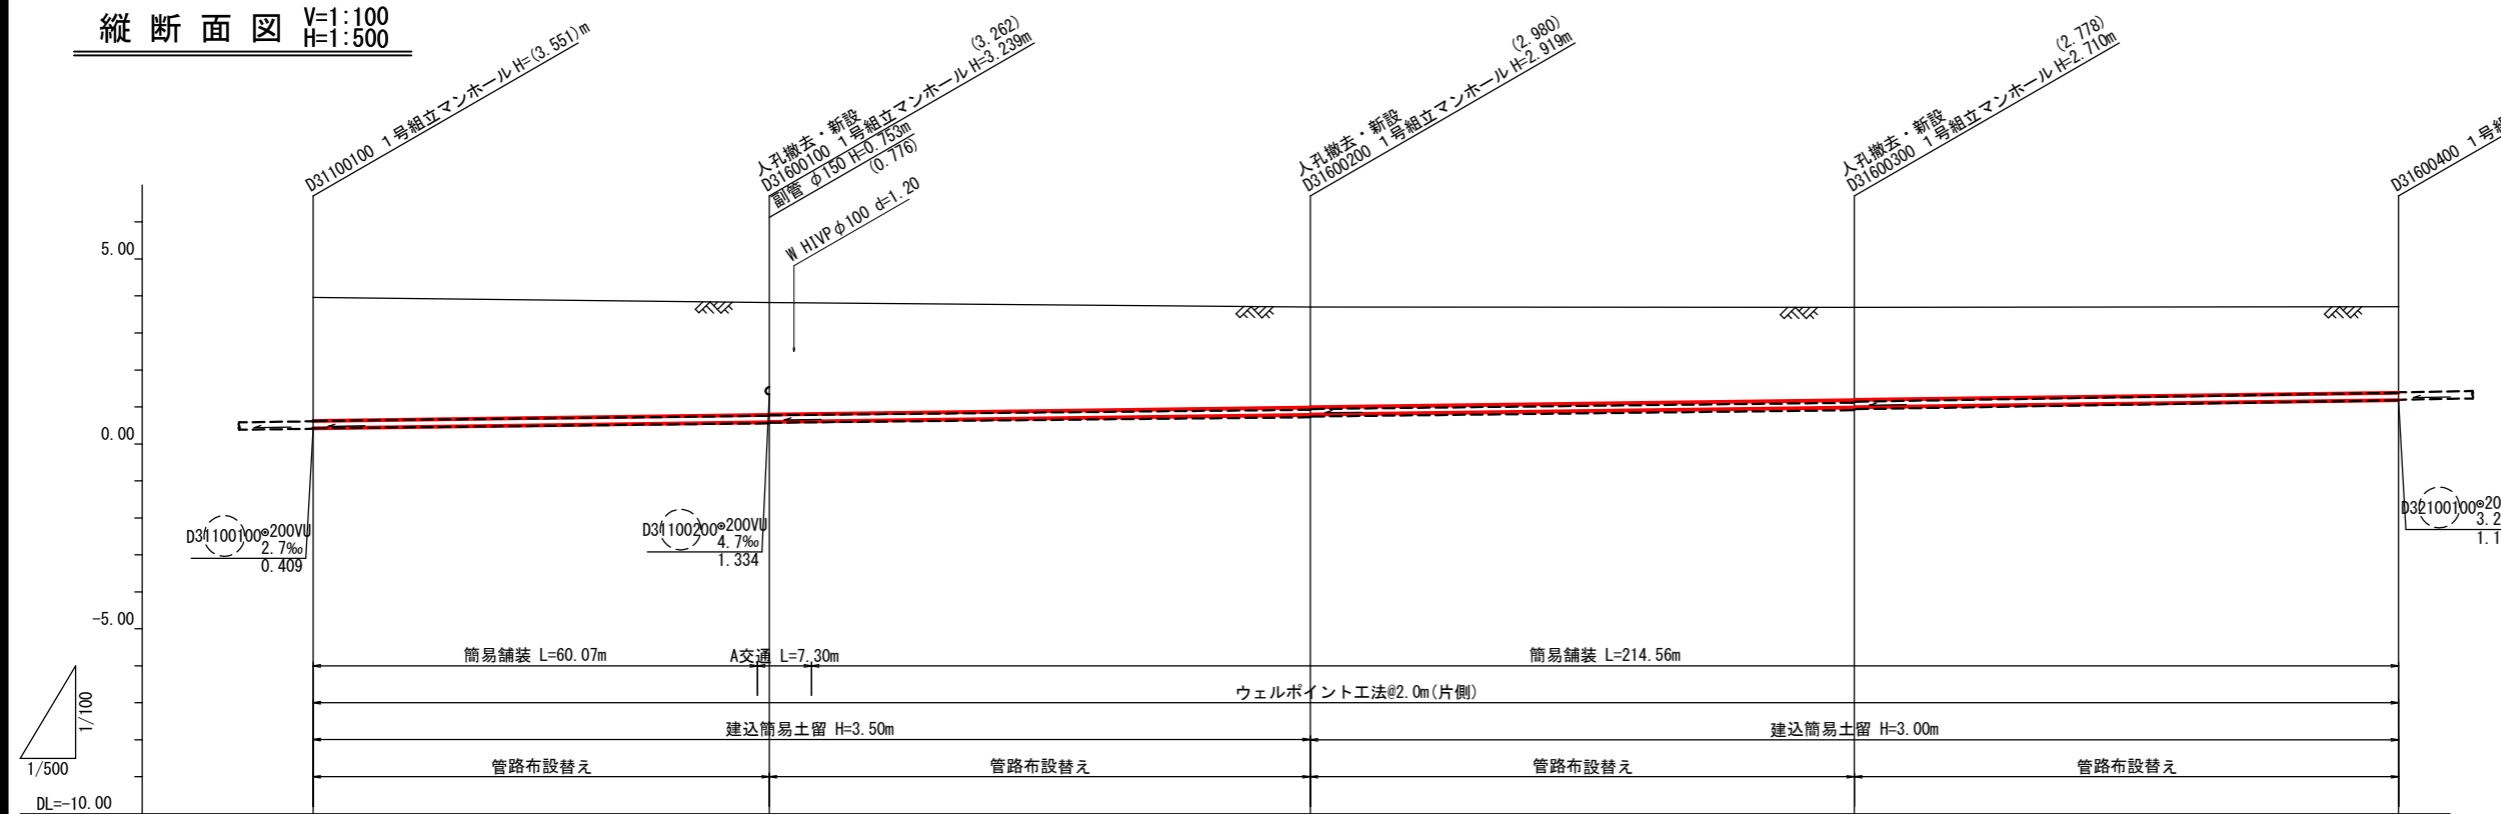


管番 号 延 長	管径 φ	管底高 (m)	地盤高 (m)	追加距離 (m)	区間距離 (m)	測点
D31100100	200PRP (VU) 61.67m	(3.646) 3.642	(3.33) 3.34	0.00	0.00	D31100100
D31600100	200PRP (VU) 73.12m	(3.369) 3.342 (3.354)	(3.05) 3.04 (3.04)	61.67	61.67	D31600100
D31600200	200PRP (VU) 73.57m	(3.087) 3.042 (3.067)	(2.77) 2.72 (2.75)	134.79	73.12	D31600200
D31600300	200PRP (VU) 73.57m	(2.885) 2.813 (2.859)	(2.57) 2.51 (2.54)	208.36	73.57	D31600300
D31600400	200PRP (VU) 73.57m	(2.632) 2.636	(2.33) (2.32)	281.93	73.57	D31600400

土工標準断面図 S=1:30

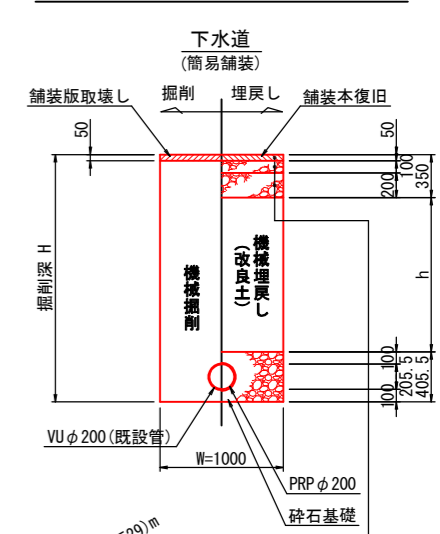

【簡易舗装: 舗装本復旧】
表 層 工 (密粒度アスコン20F) t= 5cm
上層路盤工 (粒調砕石 M-30) t=10cm
下層路盤工 (再生砕石 RC-40) t=20cm

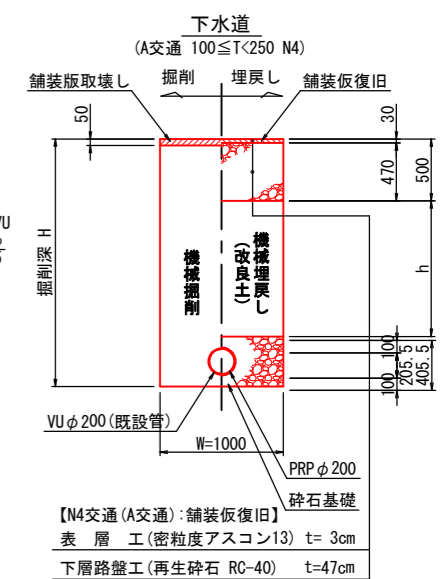


【N4交通 (A交通): 舗装仮復旧】
表 層 工 (密粒度アスコン13) t= 3cm
下層路盤工 (再生砕石 RC-40) t=47cm

管記号表


D31600400	D31600300	D31600200	D31600100

令和 7 年度	
事業名	能美市公共下水道事業
工事名	6災4713号-1 管渠災害復旧工事(中ノ江町1工区)
箇所	能美市 中ノ江町 地内
図名	平面図・縦断面図・横断面図(1)
縮尺	図示
図面番号	3 / 5 枚の内
能美市	

※ () は、既設の値とする。

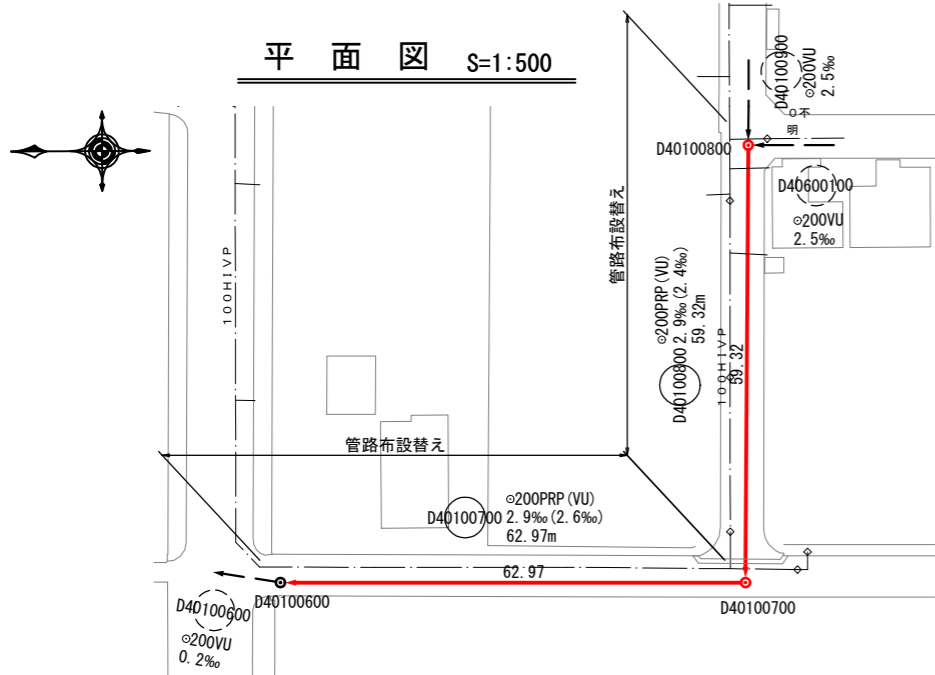


縦断面図 V=1:100
H=1:500

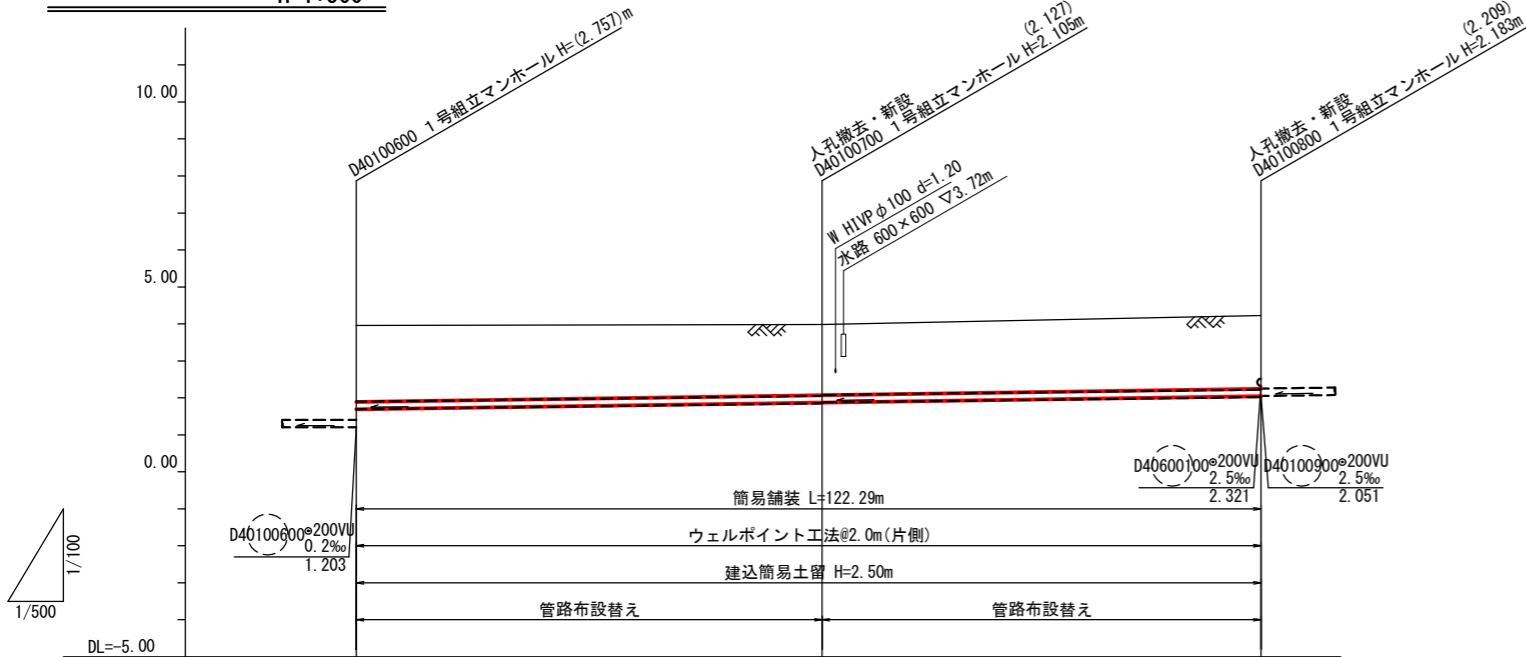

管番 号 延 長	管径 配長				
		D40100700	φ200PRP (VU) 2.9‰ (2.6‰) 62.97m	D40100800	φ200PRP (VU) 2.9‰ (2.4‰) 59.32m
掘削深 (m)		(2.375) 2.371	(2.234) 2.208 (2.210)	2.286 (2.316)	
土被り (m)		(2.06) 2.07	(1.92) 1.90 (1.89)	1.98 (2.00)	
管底高 (m)		(1.692) 1.692	(1.853) 1.875 (1.877)	2.047 (2.021)	
地盤高 (m)		3.96	3.98	4.23	
追加距離 (m)		0.00	62.97	122.29	
区間距離 (m)		0.00	62.97	59.32	
測点		D40100600	D40100700	D40100800	

※ () は、既設の値とする。

土工標準断面図 S=1:30

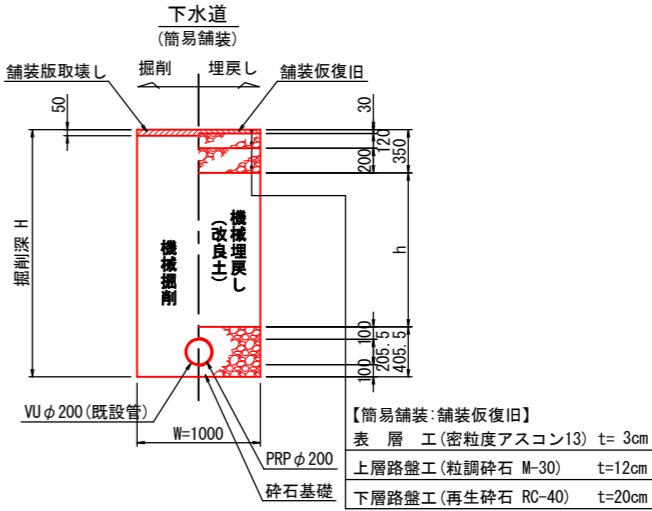


管記号表

D40100800	D40100700		


令和 7 年度	
事業名	能美市公共下水道事業
工事名	6災4713号-1 管渠災害復旧工事(中ノ江町1工区)
箇所	能美市 中ノ江町 地内
図名	平面図・縦断面図・横断面図(2)
縮尺	図示
図面番号	4 / 5 枚の内
能美市	

リブ付き硬質塩化ビニル管配管標準図 No Scale

平面図

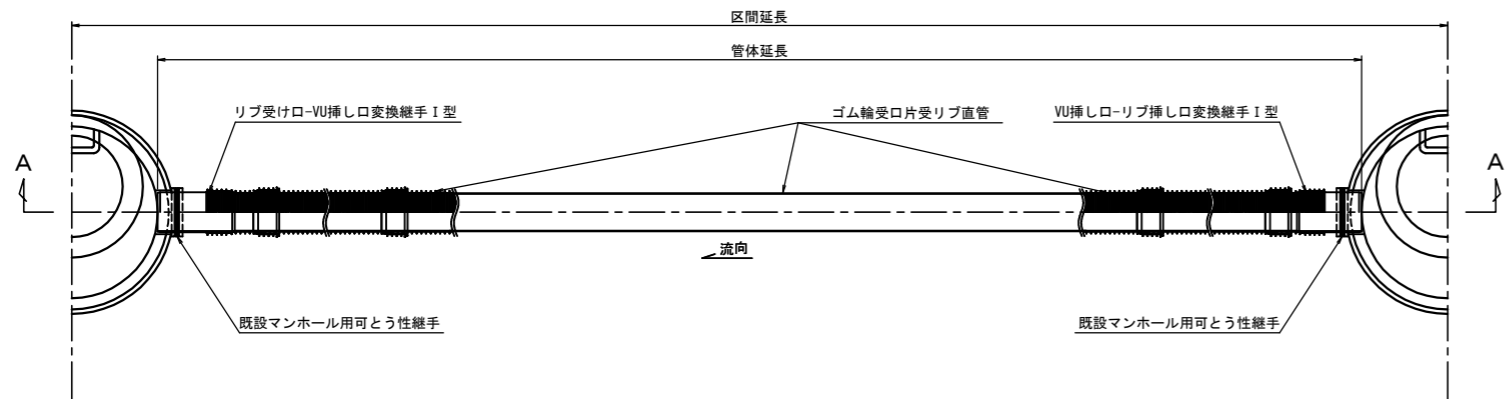


A-A断面図

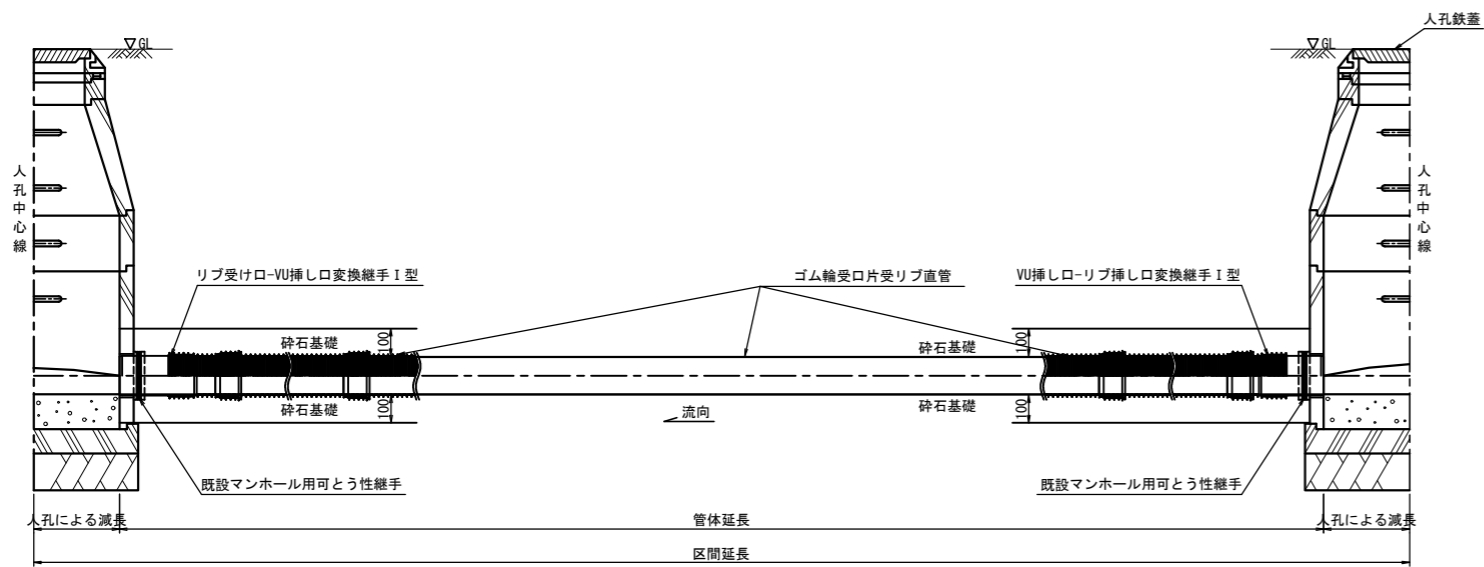


取付管部 復旧工標準図 No Scale

本管布設替部

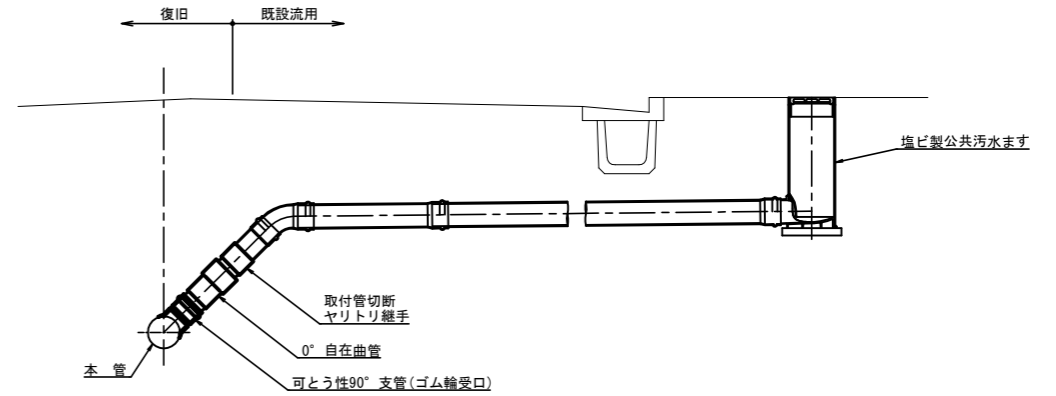


取付管復旧部

平面図

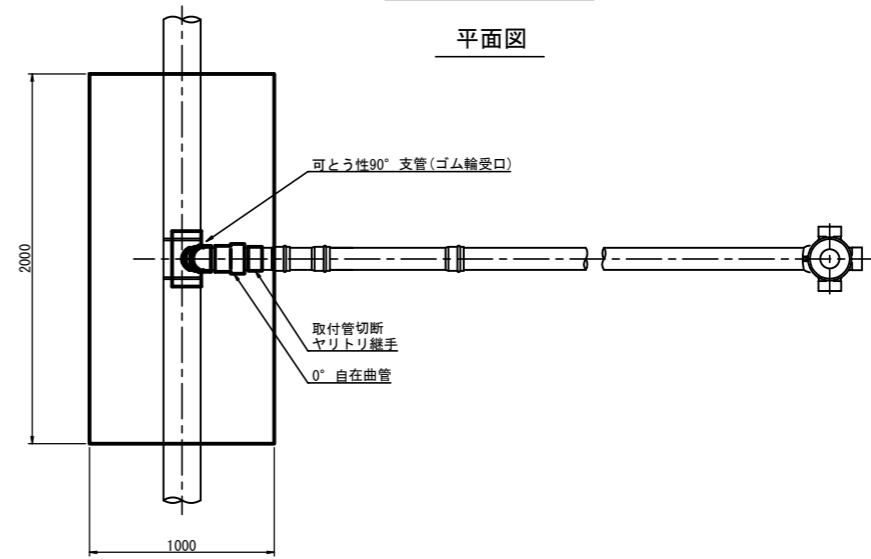

断面図

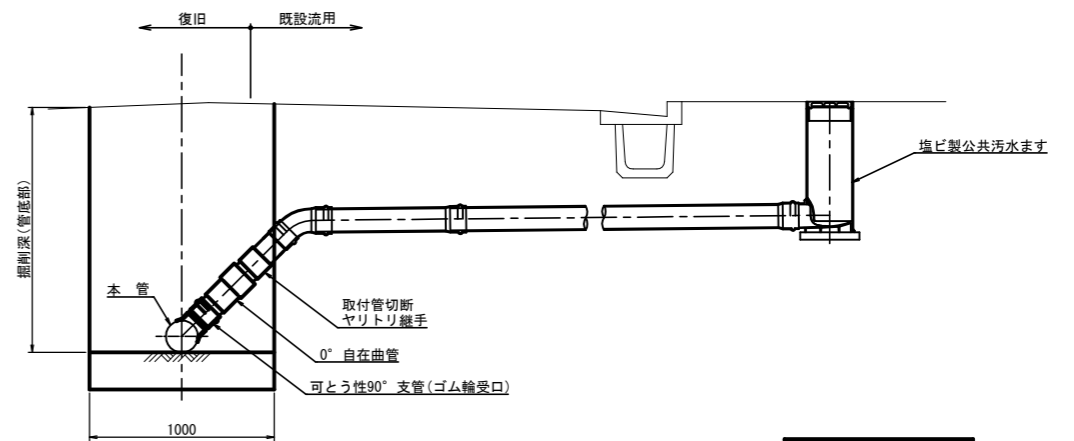

令和 7 年度	
事業名	能美市公共下水道事業
工事名	6災4713号-1 管渠災害復旧工事(中ノ江町1工区)
箇所	能美市 中ノ江町 地内
図名	リブ付硬質塩化ビニル管配管標準図
縮尺	No Scale
図面番号	5 / 5 枚の内
能 美 市	